



PIANTA PIANO PRIMO

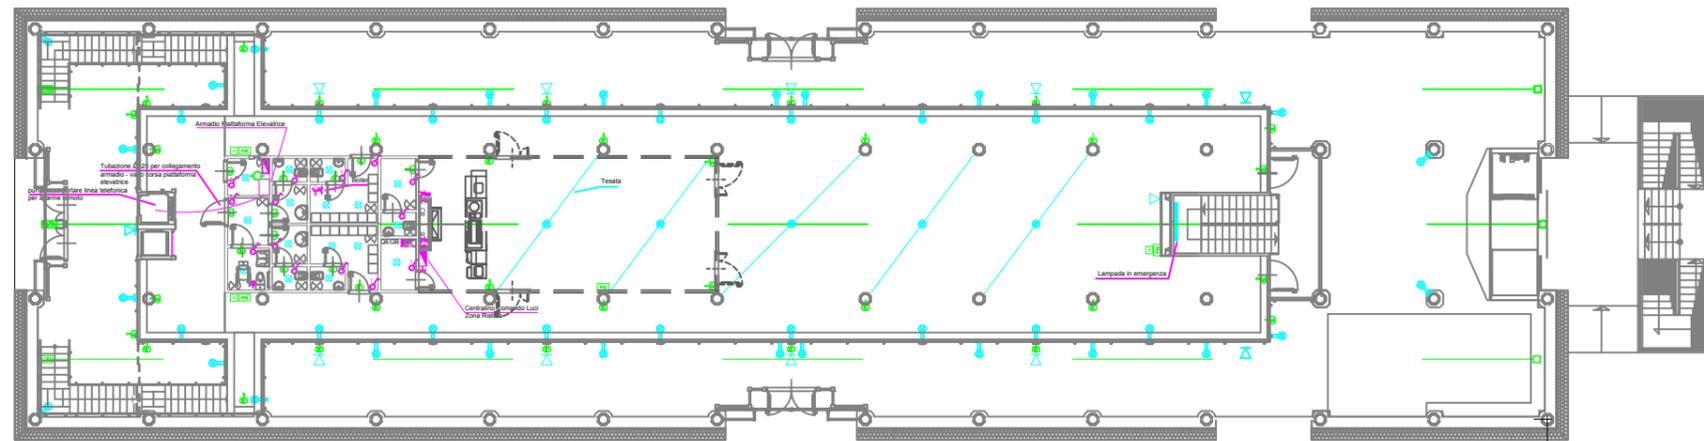

- LEGENDA SIMBOLI
- Quadro Elettrico - Simbolo Generale
 - Pulsante Segnale di Emergenza IG
 - Cassetta con Phase CEE
 - Cassetta con Phase CEE e Phase Serie Civile
 - Cassetta con n°1 Phase FM Bypass ad Alveoli Schemati e n°1 MTD
 - Cassetta con n°1 Phase FM Bypass ad Alveoli Schemati
 - n°1 Phase Serie e n°1 MTD
 - Cassetta con n°1 Interruttore
 - Sistema Allarme Completo di Pulsante a Trarre, Segnalazione Ottico/Acustica e Pulsante di Reset
 - Cassetta con n°2 Connettori RJ45
 - Corpo Illuminante Illuminazione Normale Tipo 1
 - Corpo Illuminante Illuminazione Normale Tipo 2
 - Corpo Illuminante Illuminazione Normale Tipo 3
 - Corpo Illuminante Illuminazione Normale Tipo 4
 - Corpo Illuminante Illuminazione Normale Tipo 5
 - Corpo Illuminante Illuminazione Normale Tipo 6
 - Corpo Illuminante Illuminazione Normale Tipo 7
 - Corpo Illuminante Illuminazione Emergenza Tipo 1
 - Corpo Illuminante Illuminazione Emergenza Tipo 2
 - Corpo Illuminante Illuminazione Emergenza Tipo 3
 - Centrale Rilevazione Incendio
 - Combinatore Telefonico GSM
 - Rilevatore di Fumo
 - Pannello Allarme Incendio con Segnalazione Ottico/Acustica
 - Pulsante Allarme Incendio
 - Sirena Allarme Incendio
 - Rilevatore Lineare di Fumo
 - Proiettore Sonoro
 - Contatto magnetico per porta
 - Fanetto a Led

PIANTA PIANO TERRA

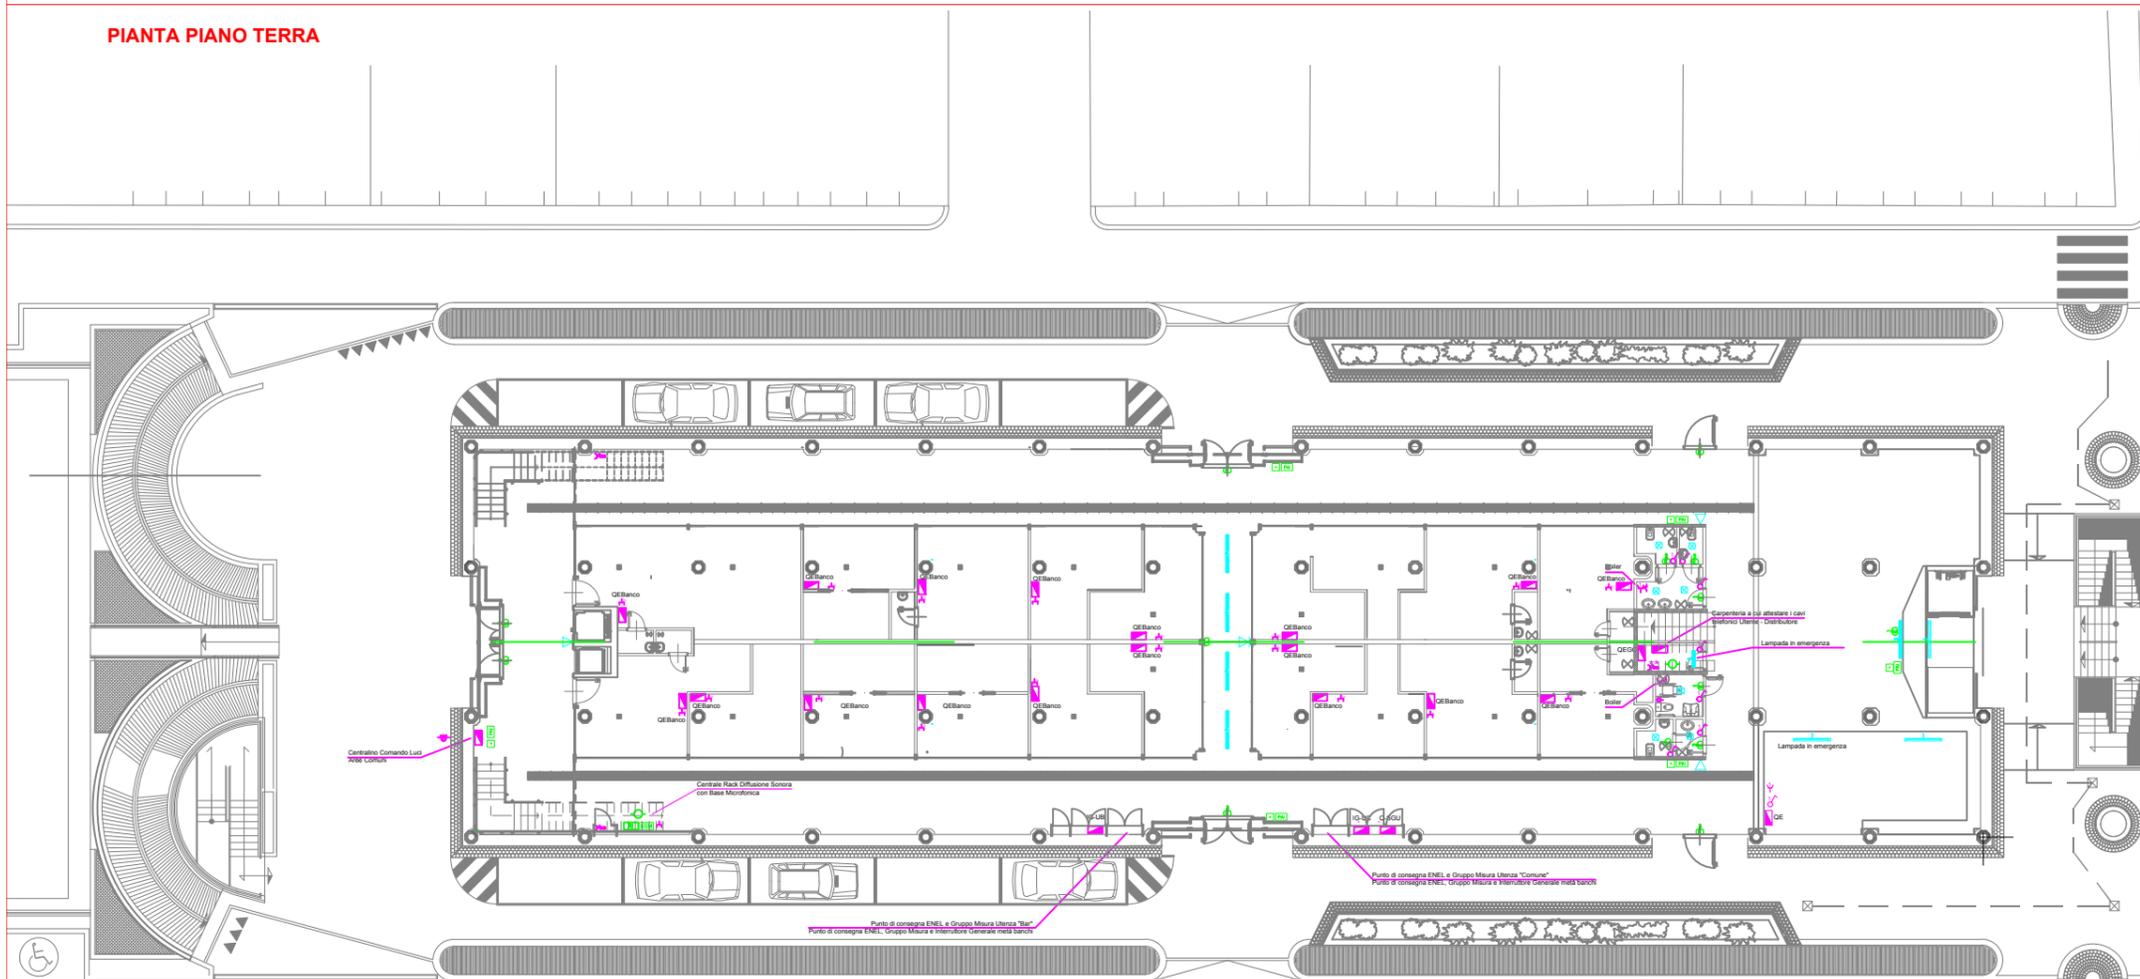

NO	05/010	PRIMA EMISSIONE		CEVASCO	CEVASCO	GRASSI
REVISIONE	DATA	OGGETTO DELLA REVISIONE	REDATTO	CONTROLLATO	VERIFICATO	APPROVATO

COMUNE DI GENOVA
AREA LAVORI PUBBLICI E POLITICHE DELLA STRUTTURA DI STAFF

CAPO PROGETTO Arch. Nella Cevasco
RESPONSABILE UNICO DEL PROCEDIMENTO Arch. PATRONE Luca

ARCHITETTONICO F.D.T. Arch. Nella Cevasco
 RILEVI S. Burattini
 S. Burattini Geom. M. Frascara Ufficio topografico
 M.G. Camozzani Arch. S. Guerra Geom. Carlo SOLISIO
 Arch. G. Francina Arch. R. Tartaglini

STRUTTURALE Studio PRD
 Paese - Romanelli - Damonte
 Ingegneri - Riunuti

IMPIANTI - Computi Impianti
 Imp. MECCANICI TERMIDIELETTRICI p.l. Canale Conti
 Collaboratori arch. Monica Rolfo
 Imp. ELETTRICI E SPECIALI p.l. Mauro Davico
 Collaboratori gli. Giovanni Della Valle

PROGETTO PREVENZIONE INCENDI Arch. Sergio Timon
PROCEDURE ESPROPRIATIVE

COORDINATORE per la SICUREZZA (in Fase di Progettazione) Geom. Carlo SOLISIO
ASSOCIAZIONE Temporanea di Imprese
 Impresa Geom. Stefano Cevasco Srl
 Teknika srl

Intervento Opera P.O.R. Liguria (2007 - 2013) Asse 3
 Sviluppo Urbano - Progetto Integrato
 Sestri Chiaravagna - Intervento 1 -
 Realizzazione polo mercatale Via Ferro

Municipio VI - Medio Ponente
 Comune SESTRI
 N° Prog. Tav. N° TOT. Tav.
 18 18

Scala: 1:100 Data: 12 / 2012

IMPIANTI ELETTRICI E SPECIALI - PIANTE PIANO TERRA E PRIMO - DISPOSIZIONE COMPONENTI

LIVELLO DI PROGETTAZIONE: AS-BUILT IMPIANTI

Codice UCPL: 7139 Codice PROGETTAZIONE: 04.02.02 Codice OPERA: Codice ARCHIVIO

05
E-IE