



PIANTA PIANO PRIMO - SCHEMA DELLE COMPARTIMENTAZIONI
scala 1:200

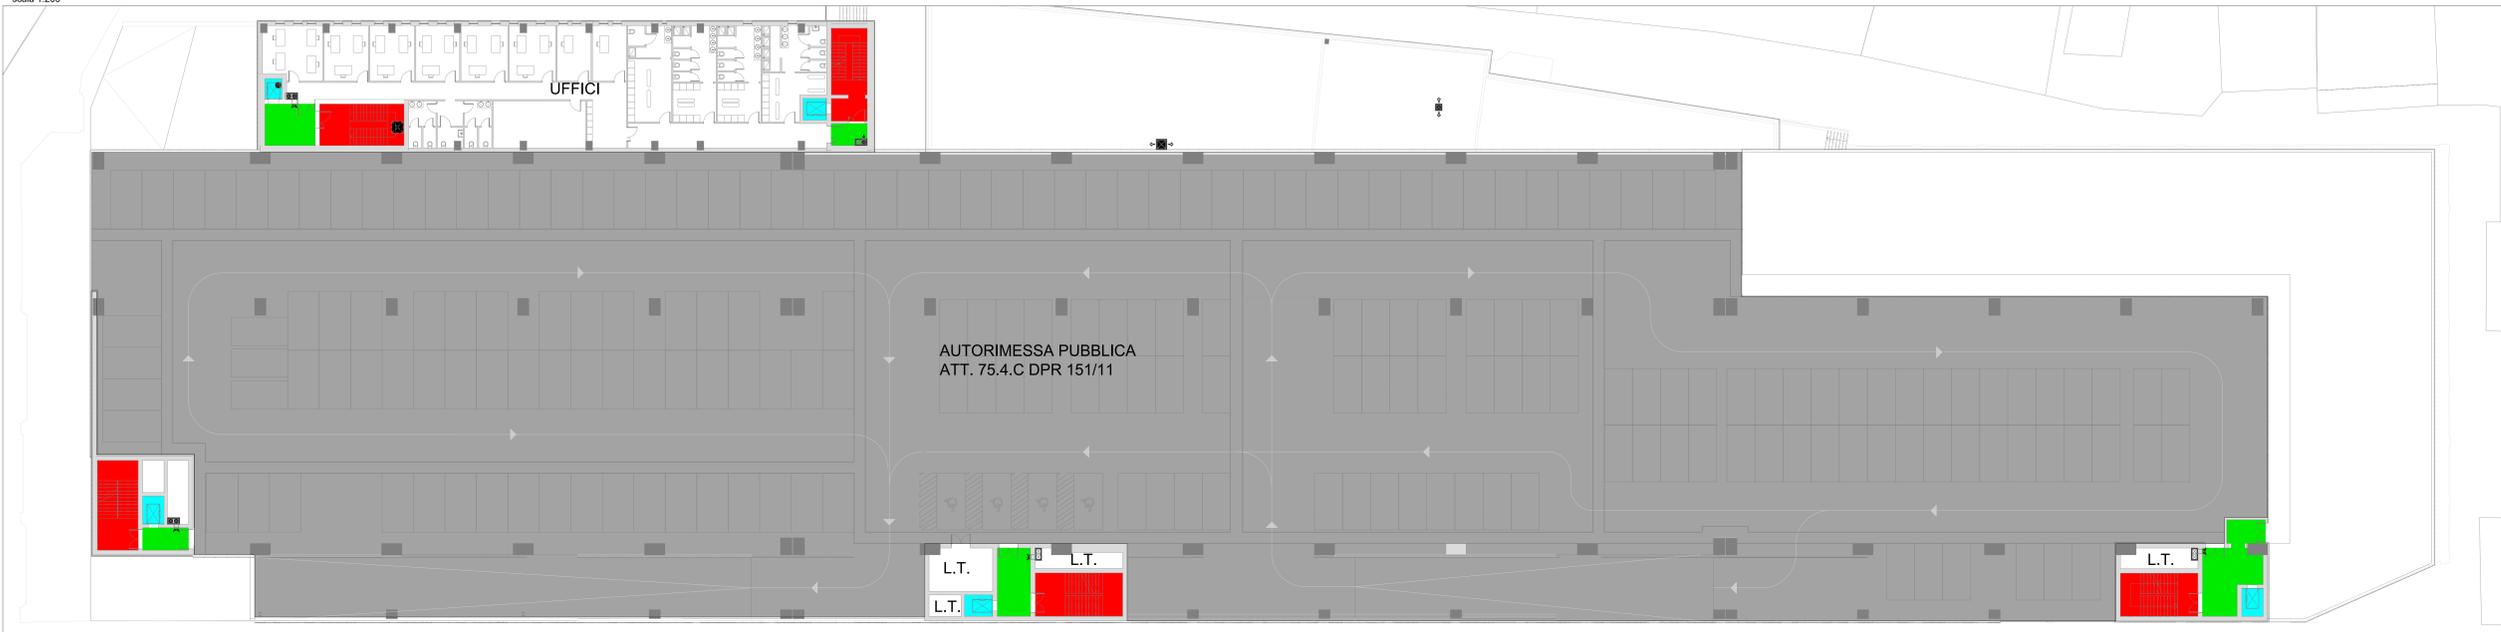


LEGENDA COMPARTIMENTI ANTINCENDIO

- L.T. LOCALE TECNICO/CAVEDIO STRUTTURE SEPARANTI R/EI120
- SCALA A PROVA DI FUMO STRUTTURE SEPARANTI R/EI120
- ASCENSORE A PROVA DI FUMO STRUTTURE SEPARANTI R/EI120 O R/EI90 CONFORME AL D.M. 15.09.2005
- FILTRO A PROVA DI FUMO STRUTTURE SEPARANTI R/EI120 O R/EI90 CONFORME AL D.M. 30.11.1983
- COMPARTIMENTO DI AUTORIMESSA STRUTTURE SEPARANTI R/EI120 STRUTTURE PORTANTI R90
- COMPARTIMENTO OFFICINA RIPARAZIONE STRUTTURE SEPARANTI R/EI120 STRUTTURE PORTANTI R90

PIANTA PIANO TERRA - SCHEMA DELLE COMPARTIMENTAZIONI
scala 1:200

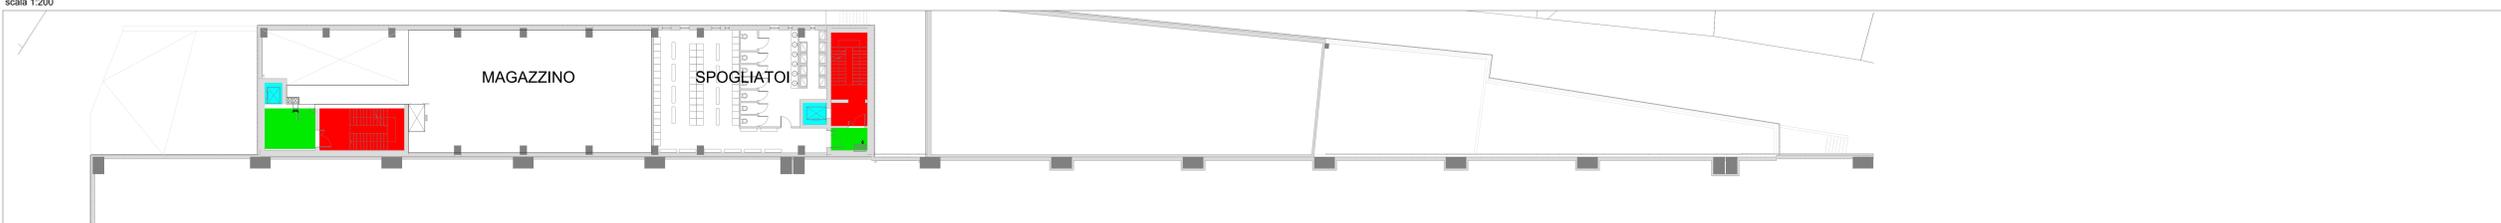

PIANTA PIANO TERRA - SCHEMA DELLE COMPARTIMENTAZIONI
scala 1:200

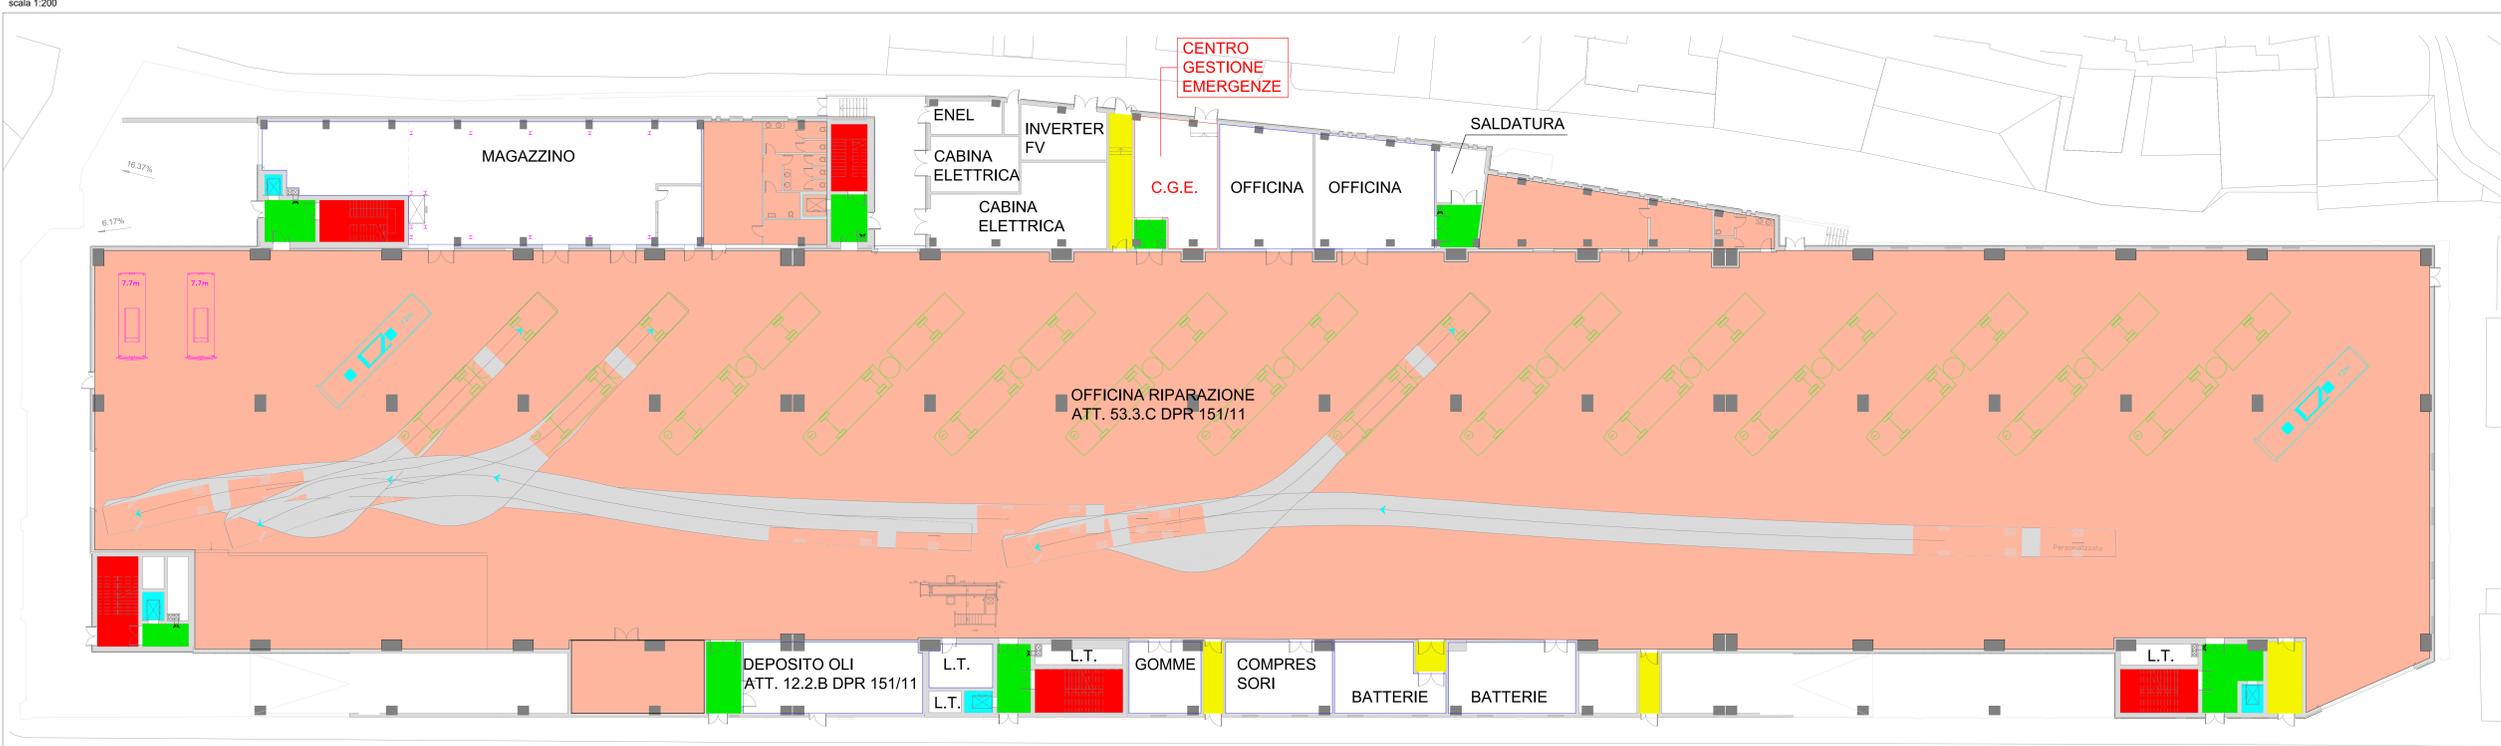

Finanziato dall'Unione europea
NextGenerationEU

Finanziato dall'Unione Europea dell'iniziativa NextGenerationEU
Misura M2C2 - 4.2 Sviluppo trasporto rapido di Massa

Ministero delle Infrastrutture e dei Trasporti
Italia

COMMITTENTE: IL RESPONSABILE UNICO DEL PROCEDIMENTO
ALBERTO BITOSI
IL DIRETTORE ESECUTORE DEL CONTRATTO
ANTONIO ROSSA

PROGETTAZIONE DEFINITIVA DEL SISTEMA DEGLI ASSI DI FORZA PER IL TRASPORTO PUBBLICO LOCALE (RETE FIOVIARIA E STRUTTURE CONNESSE)

PROGETTAZIONE: MANDATARIA

MANDANTE: MANDANTE MANDANTE

Società:

PARCHEGGIO DEPOSITO STAGLIENO
PREVENZIONE INCENDI

Compartmentazioni antincendio - Pianta piani

IL PROGETTISTA RESPONSABILE DELL'INTEGRAZIONE
Dot. Ing. Alessandro Peresso

SCALA: 1:200

COMMESSA	LOTTO	FASE	ENTE	TIPO DOC.	OPER./DISCIPLINA	PROGR.	REV.
E21D	00	D	Z2	P19	A11500	014	A

Revis	Descrizione	Redatto	Data	Verificato	Data	Approvato	Data	Autore/Validato
A	Emissione	ETS	06/2023	D. Romano	06/2023	G. Peresso	06/2023	A. Peresso

Nome file: E21D00022P9A11500014_A.dwg n. Elab.: 7