



PROSPETTO LATO STRADA scala 1:100

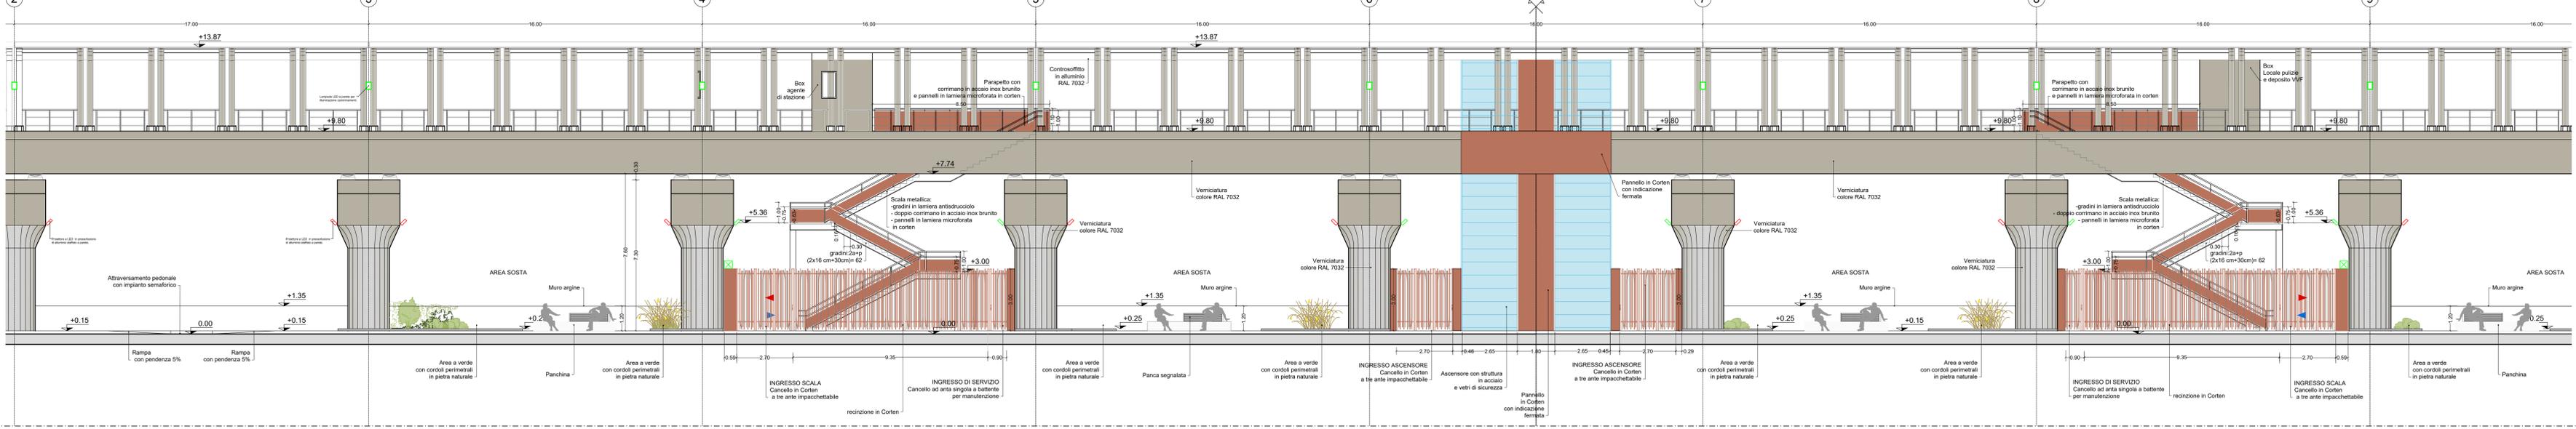

PIANTA PIANO STRADA (quota +0.15m)

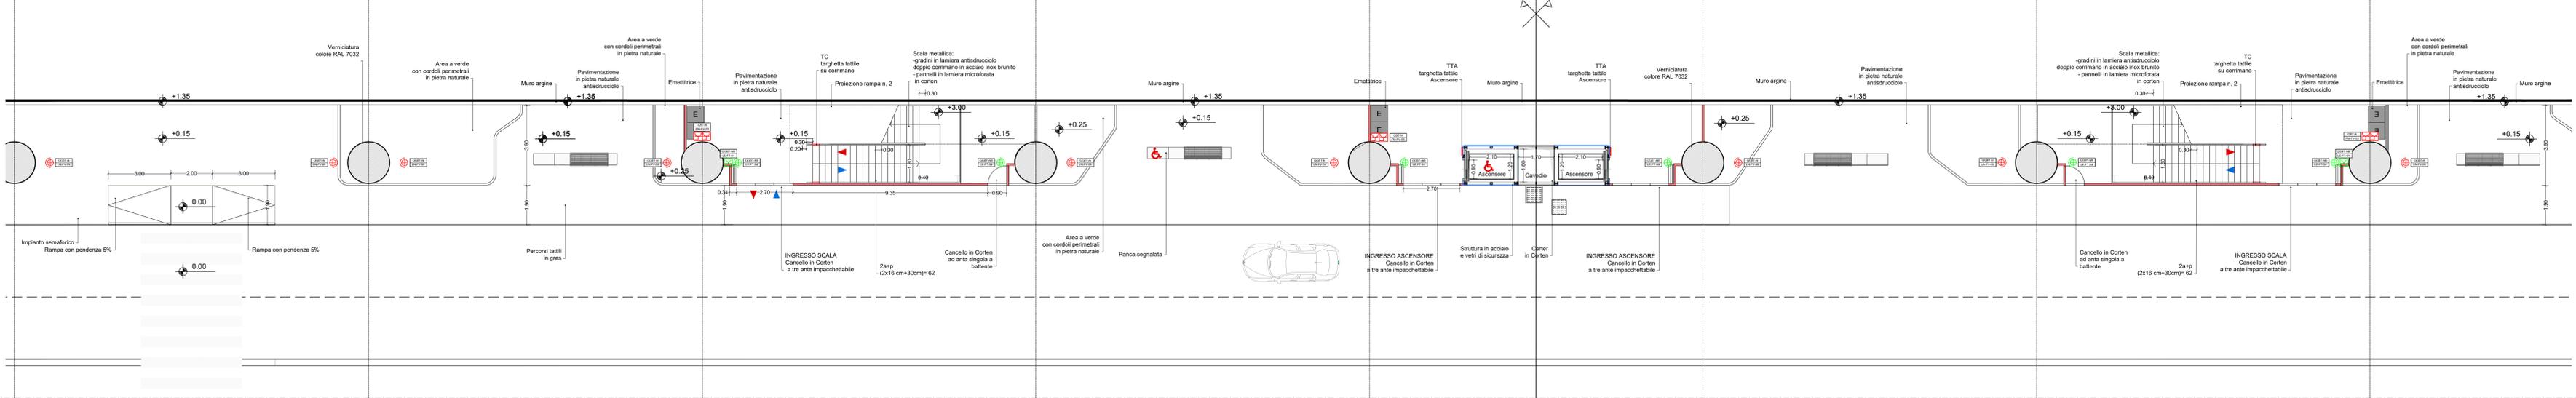

LEGENDA SIMBOLI IMPIANTI LFM		
Simbolo	Descrizione	Quantità
	Proiettore per installazione a parete, lampada LED 100W, grado di protezione IP66, IK09, classe di isolamento II, flusso luminoso 13651 lm.	24
	Plafoniera di emergenza 12W a LED.	2
	Presse 2P+T 16A 230V tipo P40 - Frutto in resina per installazione in scatola in resina IP40 da parete	6

NOTE:  
 • in rosso gli apparati a servizio dei circuiti "Normale"  
 • in verde gli apparati a servizio dei circuiti "No-break"

Rev.	Data	Descrizione	Redatto	Verificato	Approvato	Aut. 2285
A	07/03/2025	Adeguamento al parere dei CSLLPP e altri Enti e allineamento progetto	S. Pallavidino	A. Bovio	M. Castellani	P. Cucino

Responsabile Unico del Progetto  
 Ing. E. Scarselli  
  
 Raggiungimento temporaneo di progettisti  
  
  
 Comessa Fase Lotto Disciplina WBS Tipo Numero Foglio Rev.  
 MGE1 P4 L1 IEL SGU T 001 00 A